


PROGETTO ESECUTIVO

RIQUALIFICAZIONE DELLA STRUTTURA SPORTIVA ESISTENTE, SITA IN C.DA MENDOLARA, MEDIANTE INTERVENTI DI ADEGUAMENTO, COMPLETAMENTO E RECUPERO


ALLEGATI DESCRITTIVI, ANALITICI E GRAFICI:

- A - RELAZIONE:
 - A.01 - Relazione Generale
 - A.02 - Relazione Impianti
 - A.03 - Relazione Geologica
 - A.04 - Relazione di Calcolo
 - A.05 - Relazione Tecnica Descrittiva Antincendio
 - A.06 - Relazione Tecnica Antincendio per installazione impianto fotovoltaico
- B - ELABORATI GRAFICI:
 - B.01 - Planimetria Generale di inserimento urbanistico
 - B.02 - Rilievo fotografico
 - B.03 - Stato di Fatto: Pianta, Prospetti e Sezioni (con foglietti da demolire)
 - B.04 - Stato Futuro: Planimetria generale con sistemazione esterni
 - B.05 - Blocco Spogliatoi e Blocco Locali Tecnici e Depositi
 - B.06 - Pianta piano terra
 - B.07 - Prospetti e Sezioni
 - B.08 - Planimetria con impianto idrico-sanitario e di riscaldamento
 - B.09 - Planimetria con impianto elettrico e di illuminazione
 - B.10 - Pianta piano terra
 - B.11 - Pianta Copertura
 - B.12 - Prospetti, Sezioni e Particolare Costruttivo
 - B.13 - Planimetria con impianto idrico-sanitario
 - B.14 - Planimetria con impianto elettrico e di illuminazione
 - B.15 - PREVENZIONE INCENDI
 - B.16 - Planimetria generale: A - area esterna (scala 1:200) B - antincendio (scala 1:200) C - area interna (scala 1:200)
 - B.17 - Prospetto Sud-Ovest zona spettatori e Sud-Ovest zona atleti e Sezione A-A (scale 1:100 e 1:200)
 - B.18 - Planimetria campo sportivo impianto antincendio (scala 1:200)
 - B.19 - Particolare gradoni spettatori
 - B.20 - CAMPO SPORTIVO
 - B.21 - Planimetria di tracciamento
 - B.22 - Planimetria di drenaggio superficiale e particolari costruttivi
 - B.23 - FONDAZIONI
 - B.24 - SOLAI
 - B.25 - ESECUTIVI DI CANTIERE: A - Spogliatoi B - Spogliatoi C - Spogliatoi D - Loc. Trainer E - Serv. Ig. e Biglie F - Pronto Soccorso
- C - ELENCO DEI PREZZI UNITARI E ANALISI DEI PREZZI
- D - COMPUTO METRICO ESTIMATIVO
- E - QUADRO DI INCIDENZA DELLA MANODOPERA
- F - QUADRO ECONOMICO
- G - PIANO DI SICUREZZA E DI COORDINAMENTO (art. 39 del D.Lgs. n. 46/2001) e COSTI DELLA SICUREZZA
- H - PIANO DI MANUTENZIONE DELL'OPERA E DELLE SUE PARTI
- I - CRONOPROGRAMMA
- L - SCHEMA DI CONTRATTO E CAPITOLATO SPECIALE D'APPALTO
- M - COMPETENZE TECNICHE

Il R.U.P.: Geom. Lorella Grosso
Il Progettista: Dott. Ing. Biagio Ventura
Il Collaboratore: Par. Ing. Giuseppe Marino
DATA: Febbraio 2017

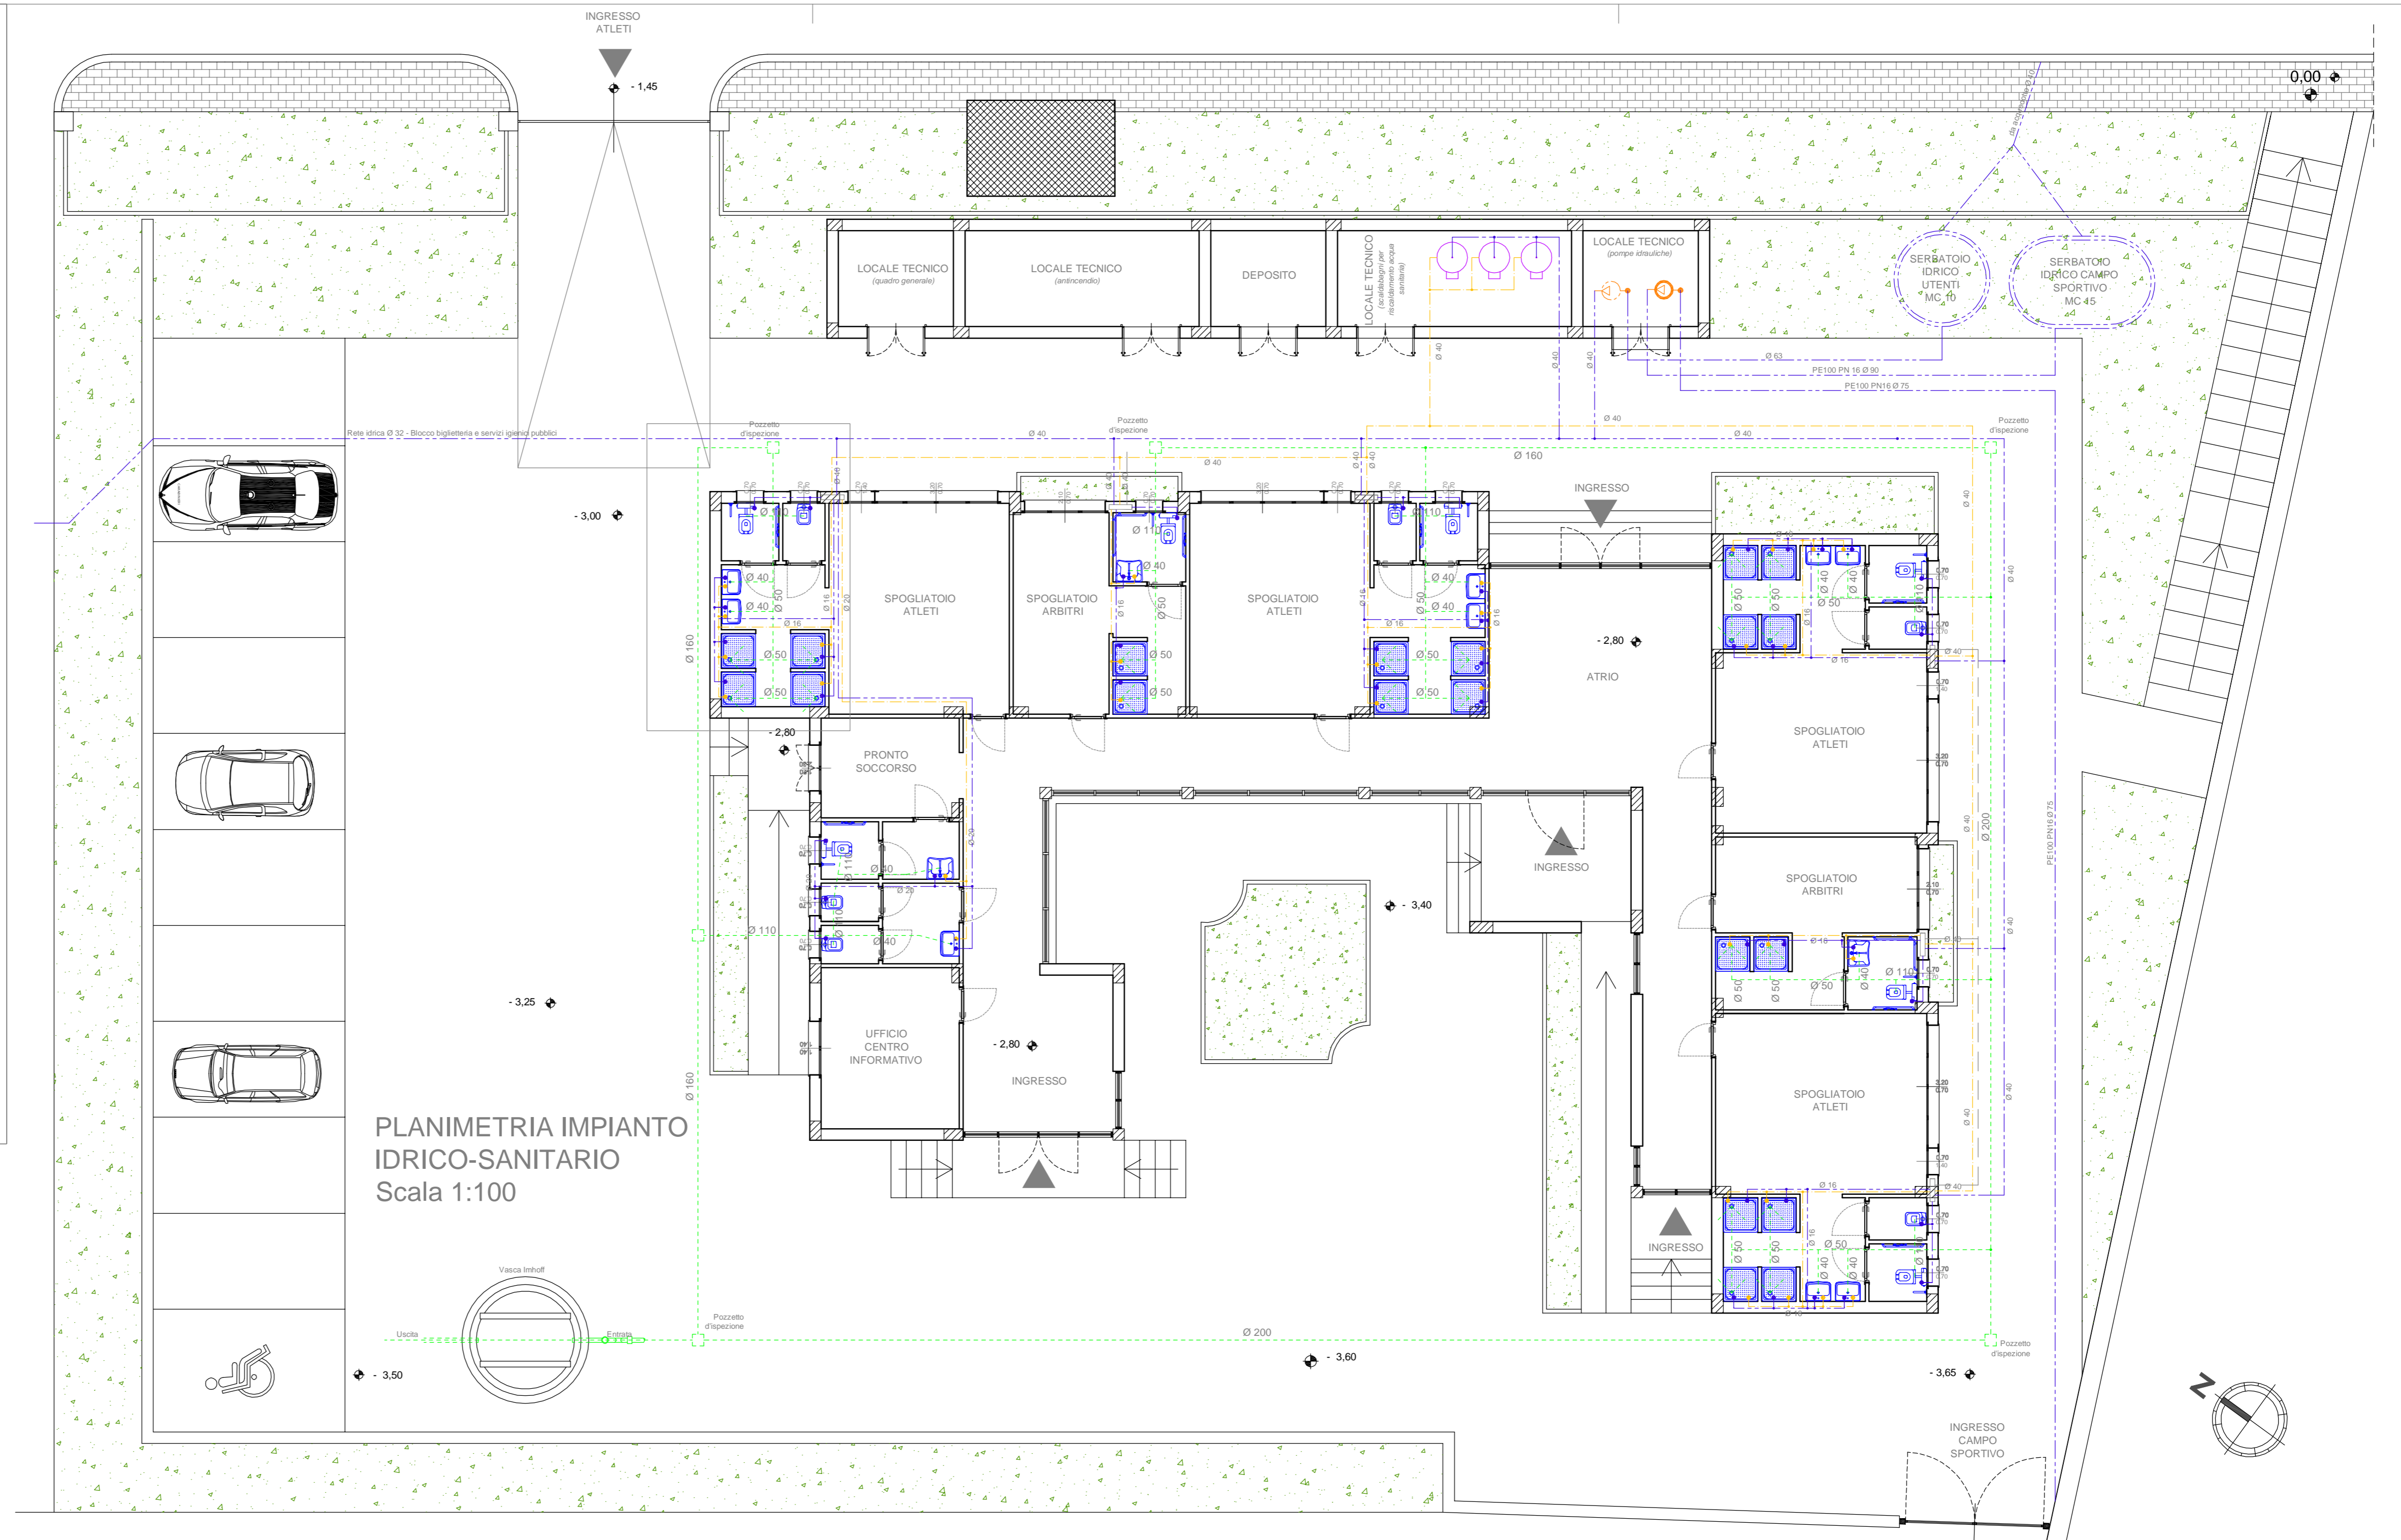




PLANIMETRIA IMPIANTO IDRICO-SANITARIO
Scala 1:100

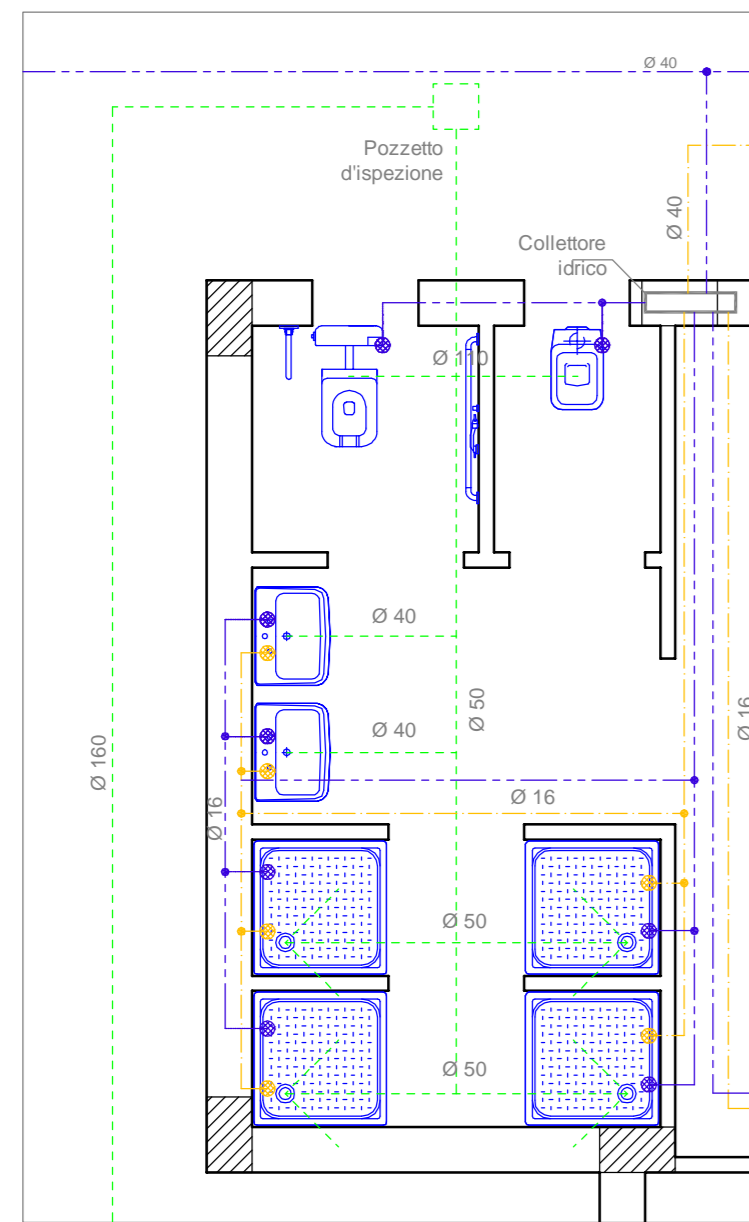


PARTICOLARE IMPIANTI
Scala 1:50

LEGENDA

---	RETE ACQUE BIANCHE (giuvane)
---	RETE ACQUE NERE
---	ACQUA CALDA
---	ACQUA FREDDA
---	TUBO IN MULTISTRATO COIBENTATO PER FAN-COIL
---	GUAINA SPIRALATA Ø 20 SCARICO CONDENSA
●	PLUVIALE
●	POMPA DI CALORE AEROTERMICA PER PRODUZIONE ACQUA SANITARIA
○	POZZETTO DI SPESIZIONE
○	COLLETTORE
○	Gruppo di pressurizzazione (Pnt. 3/8 mult. - Prev. 44/20 m.c.a.)
○	Gruppo di pressurizzazione (Pnt. 6/12 mult. - Prev. 42/43 m.c.a.)

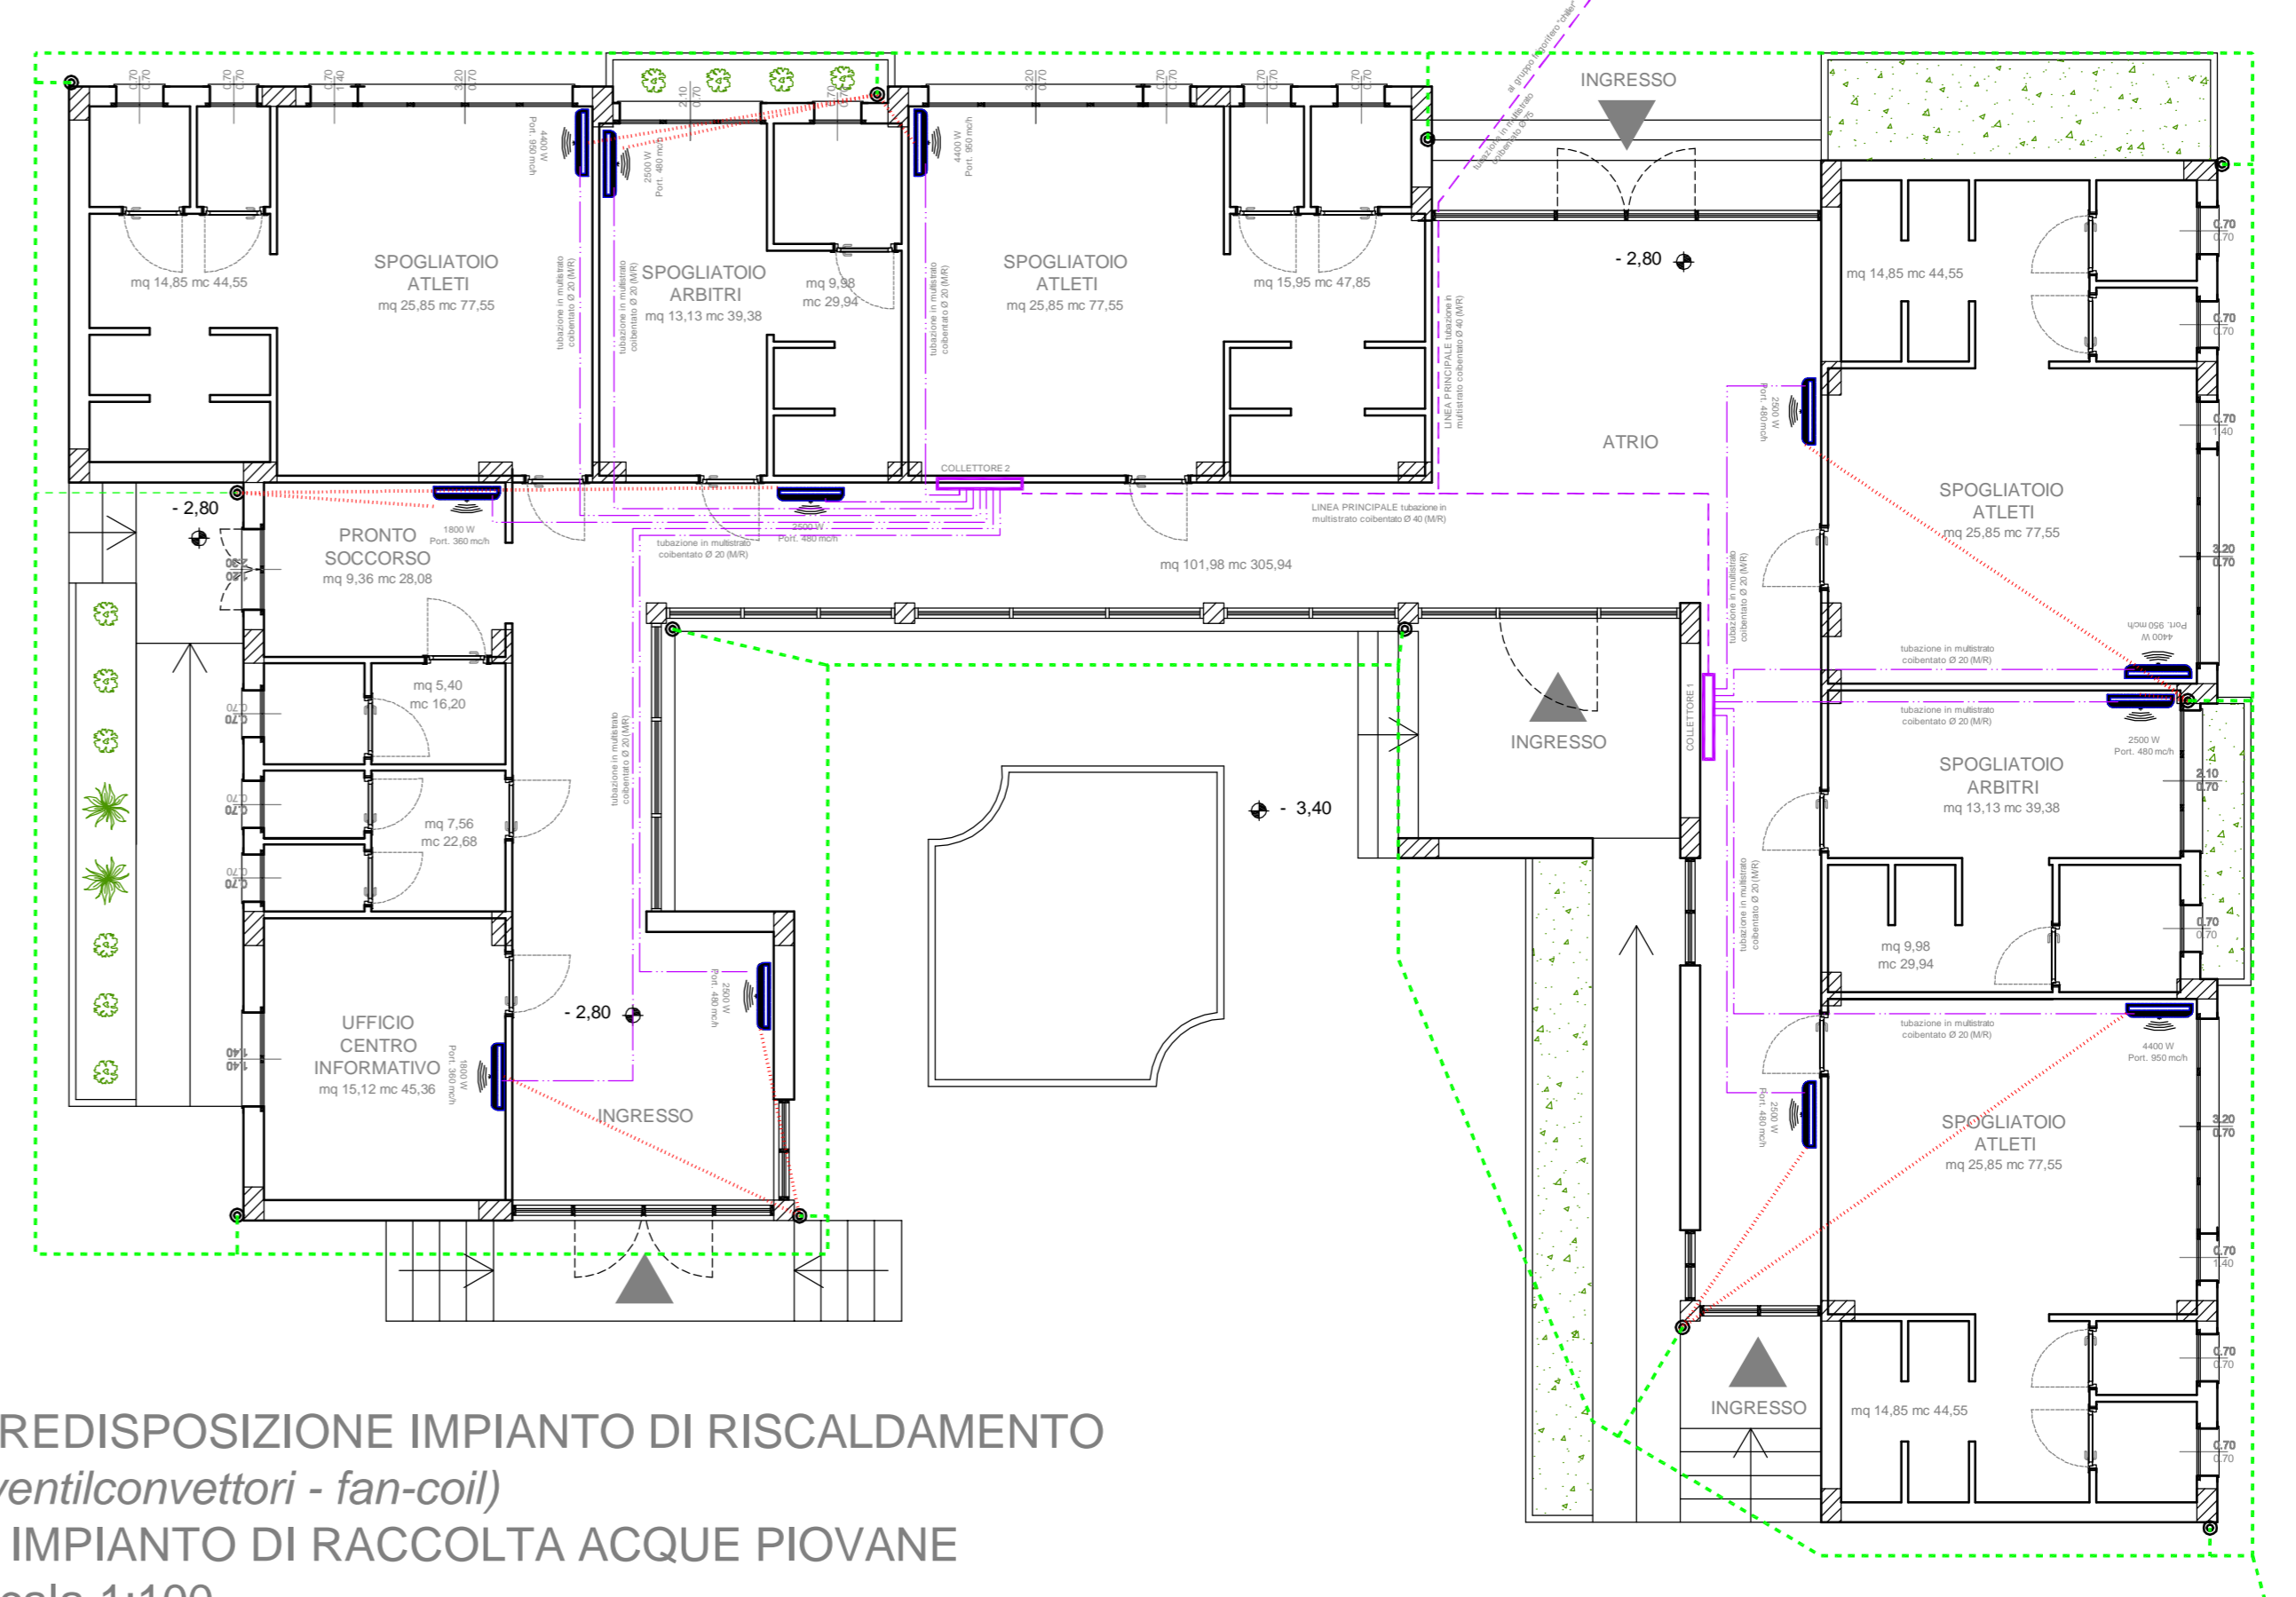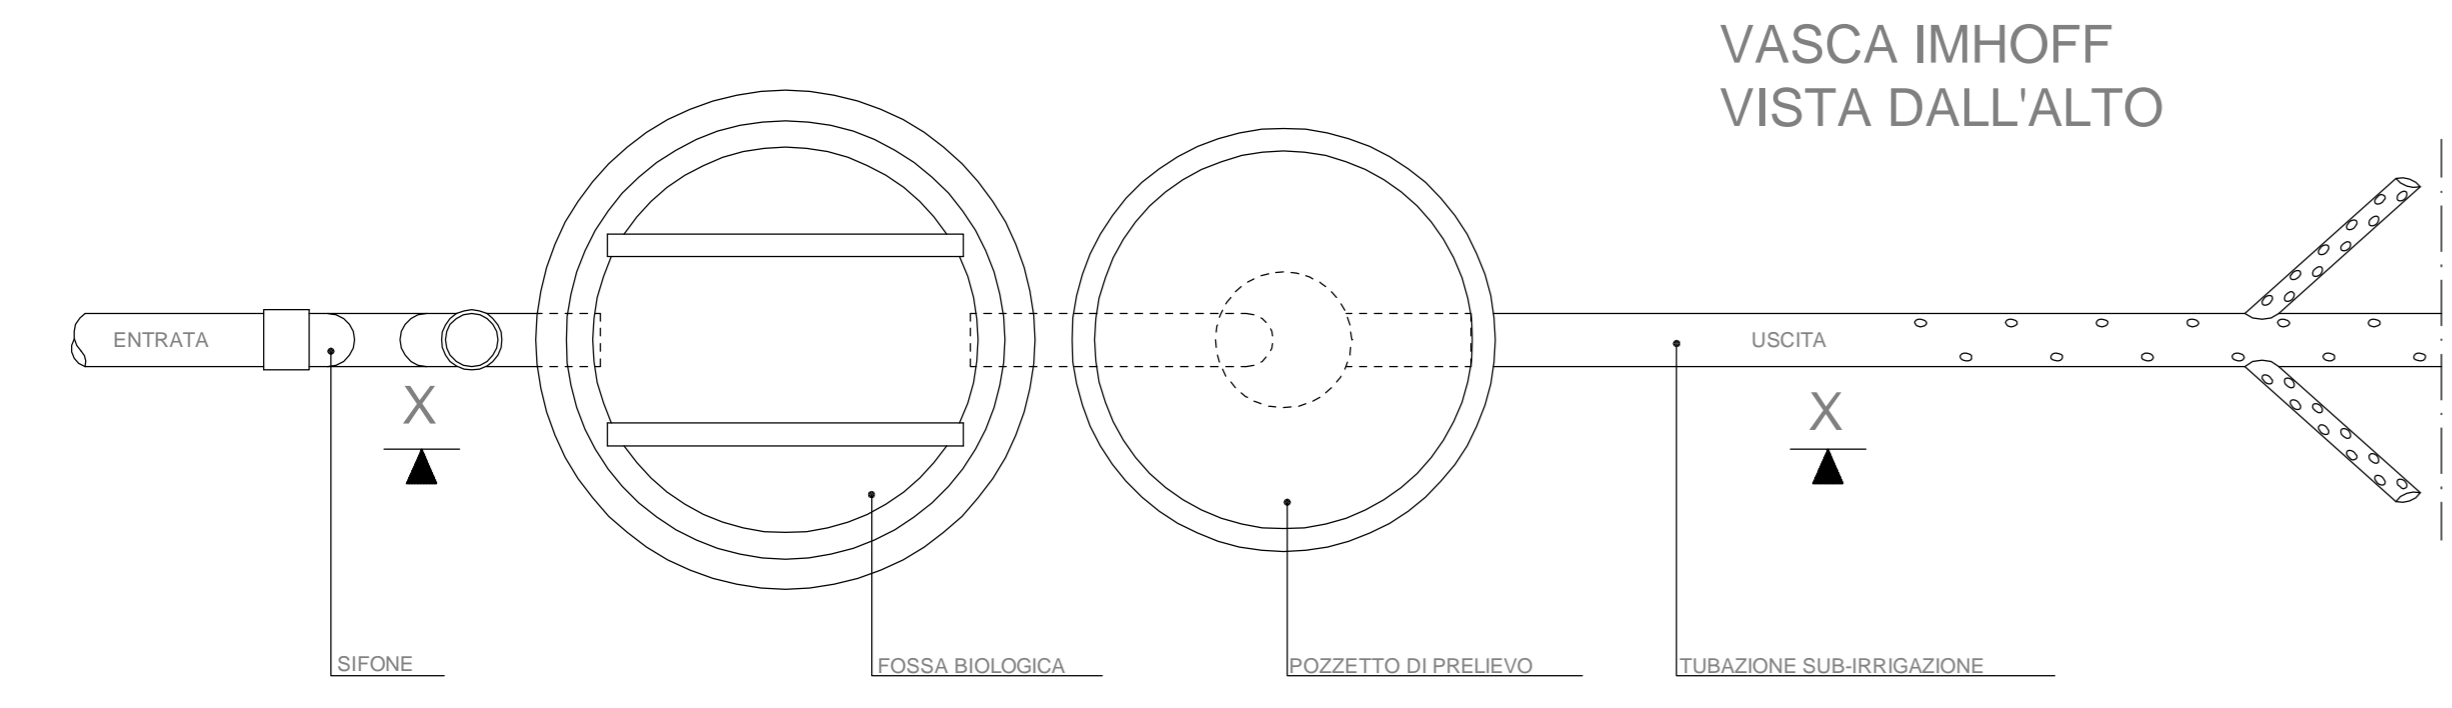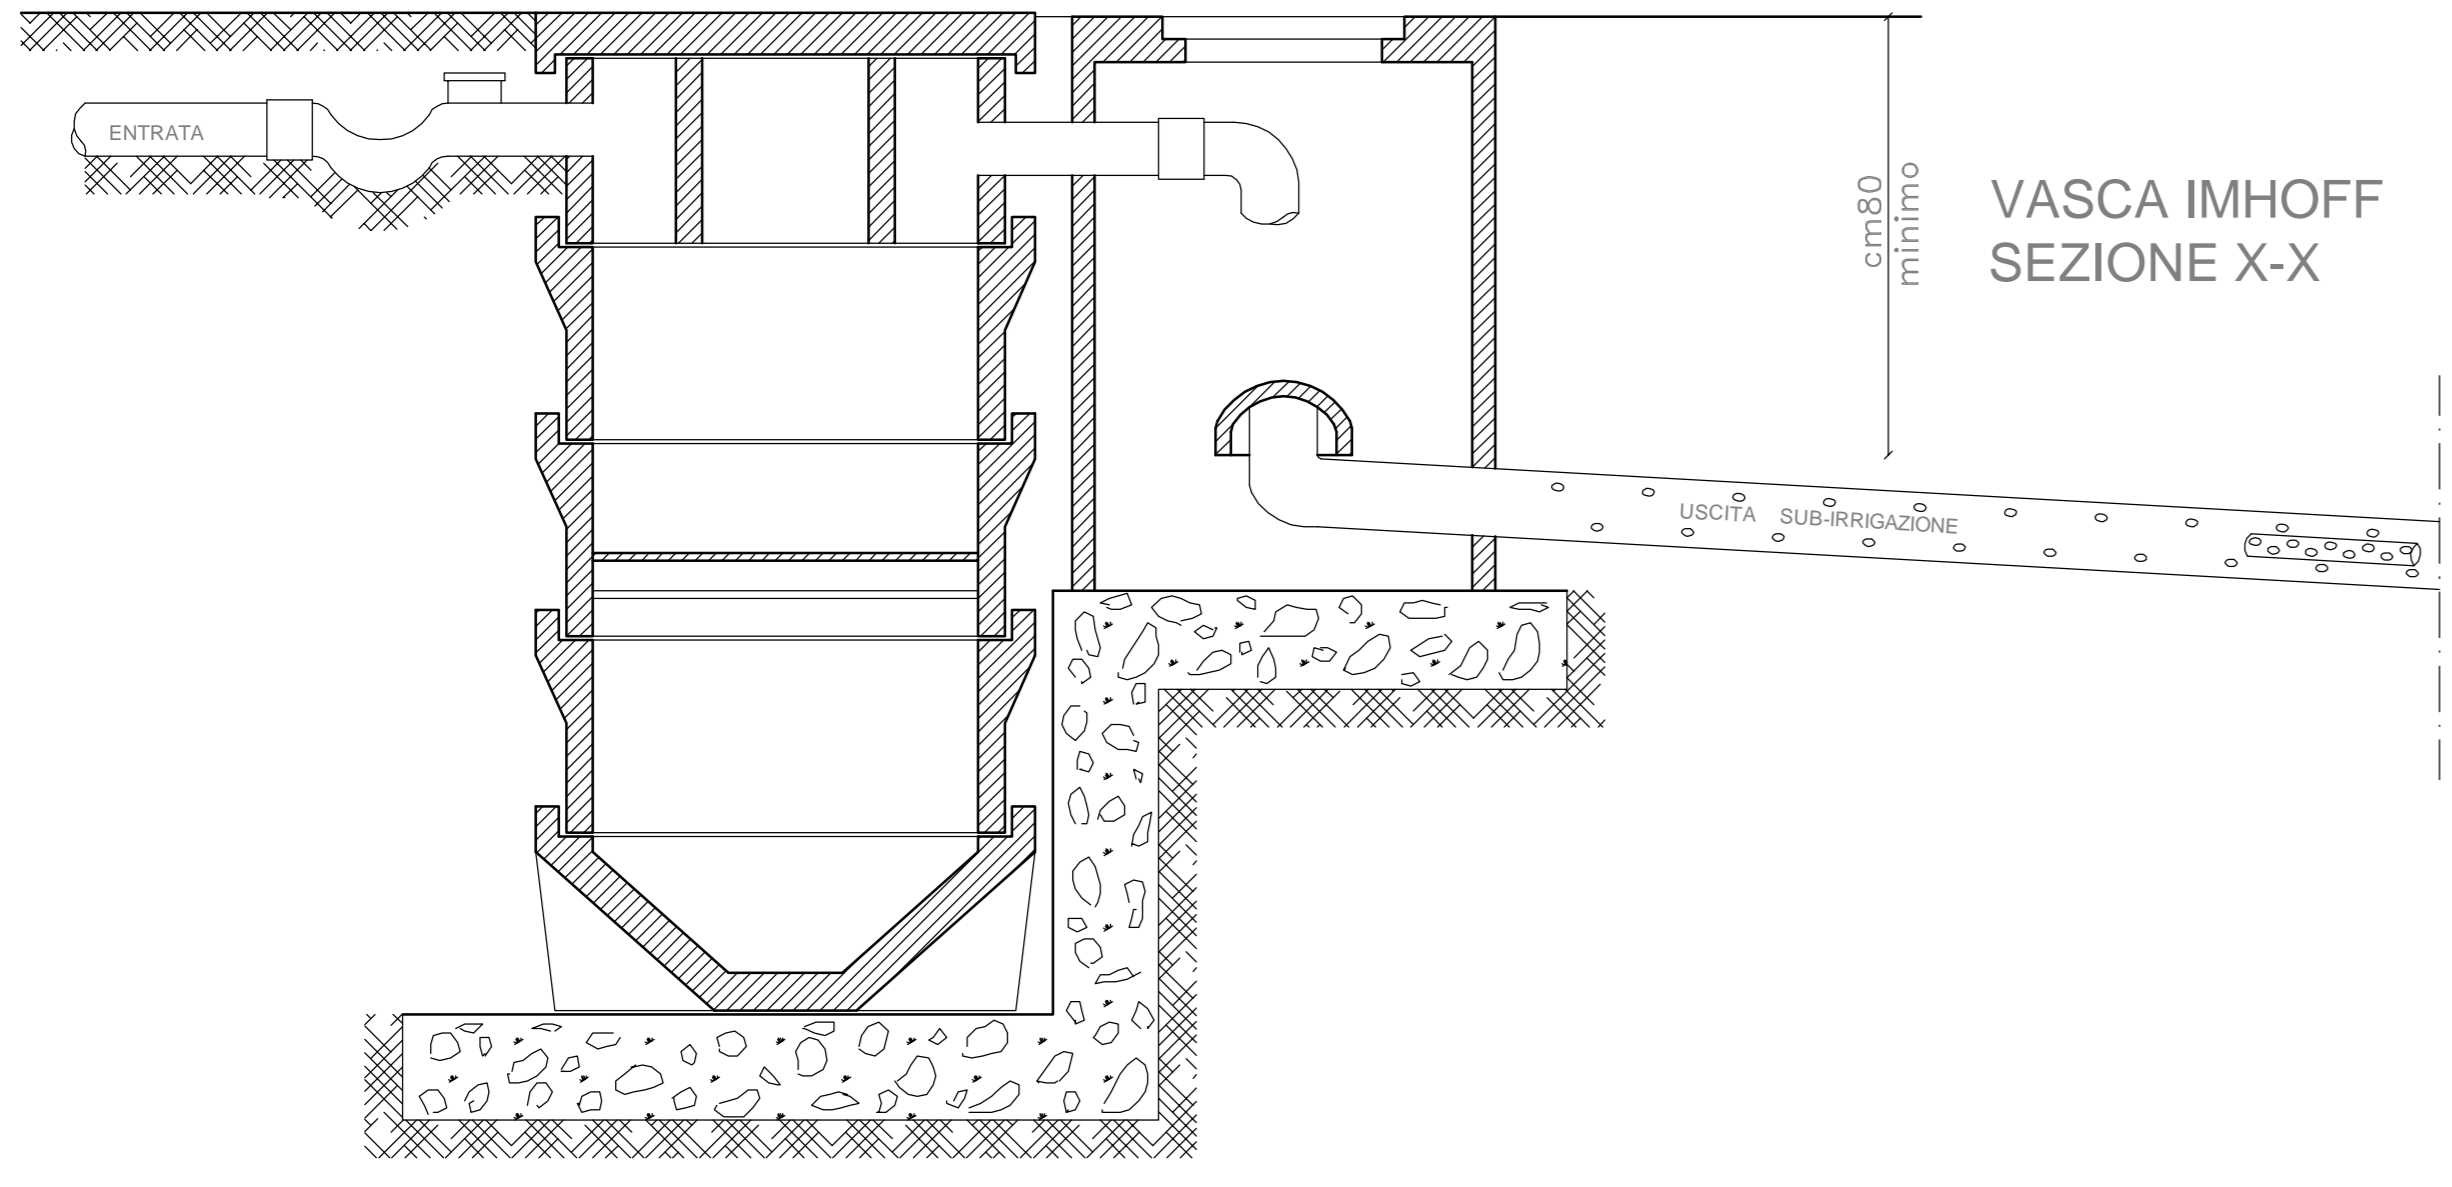

PREDISPOSIZIONE IMPIANTO DI RISCALDAMENTO (ventilconvettori - fan-coil) E IMPIANTO DI RACCOLTA ACQUE PIOVANE
Scala 1:100

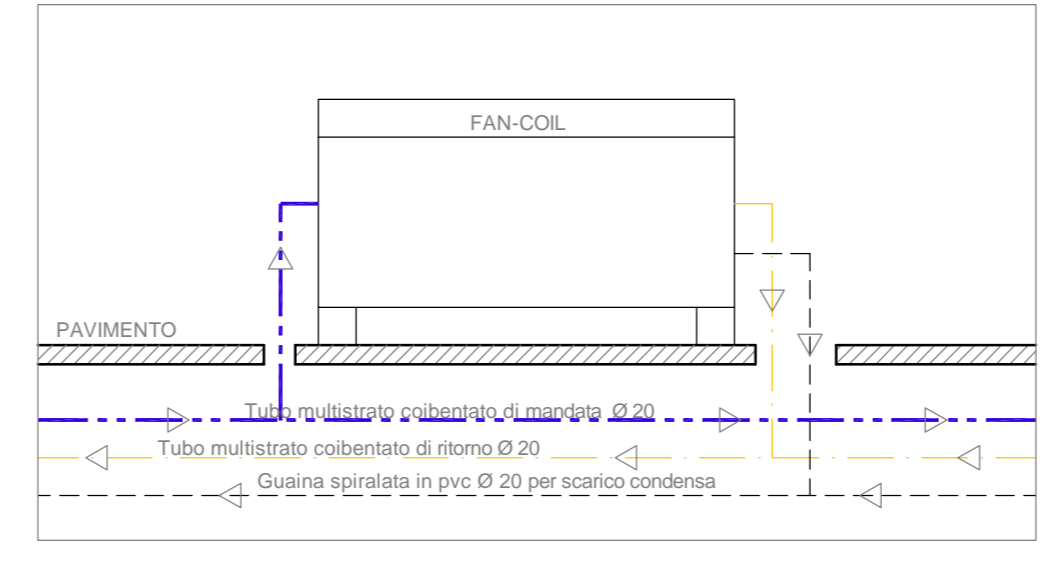

PARTICOLARE COLLEGAMENTO RETE fan-coil
Scala 1:20